


RZUT – ELEKTRYKA SKALA 1:50

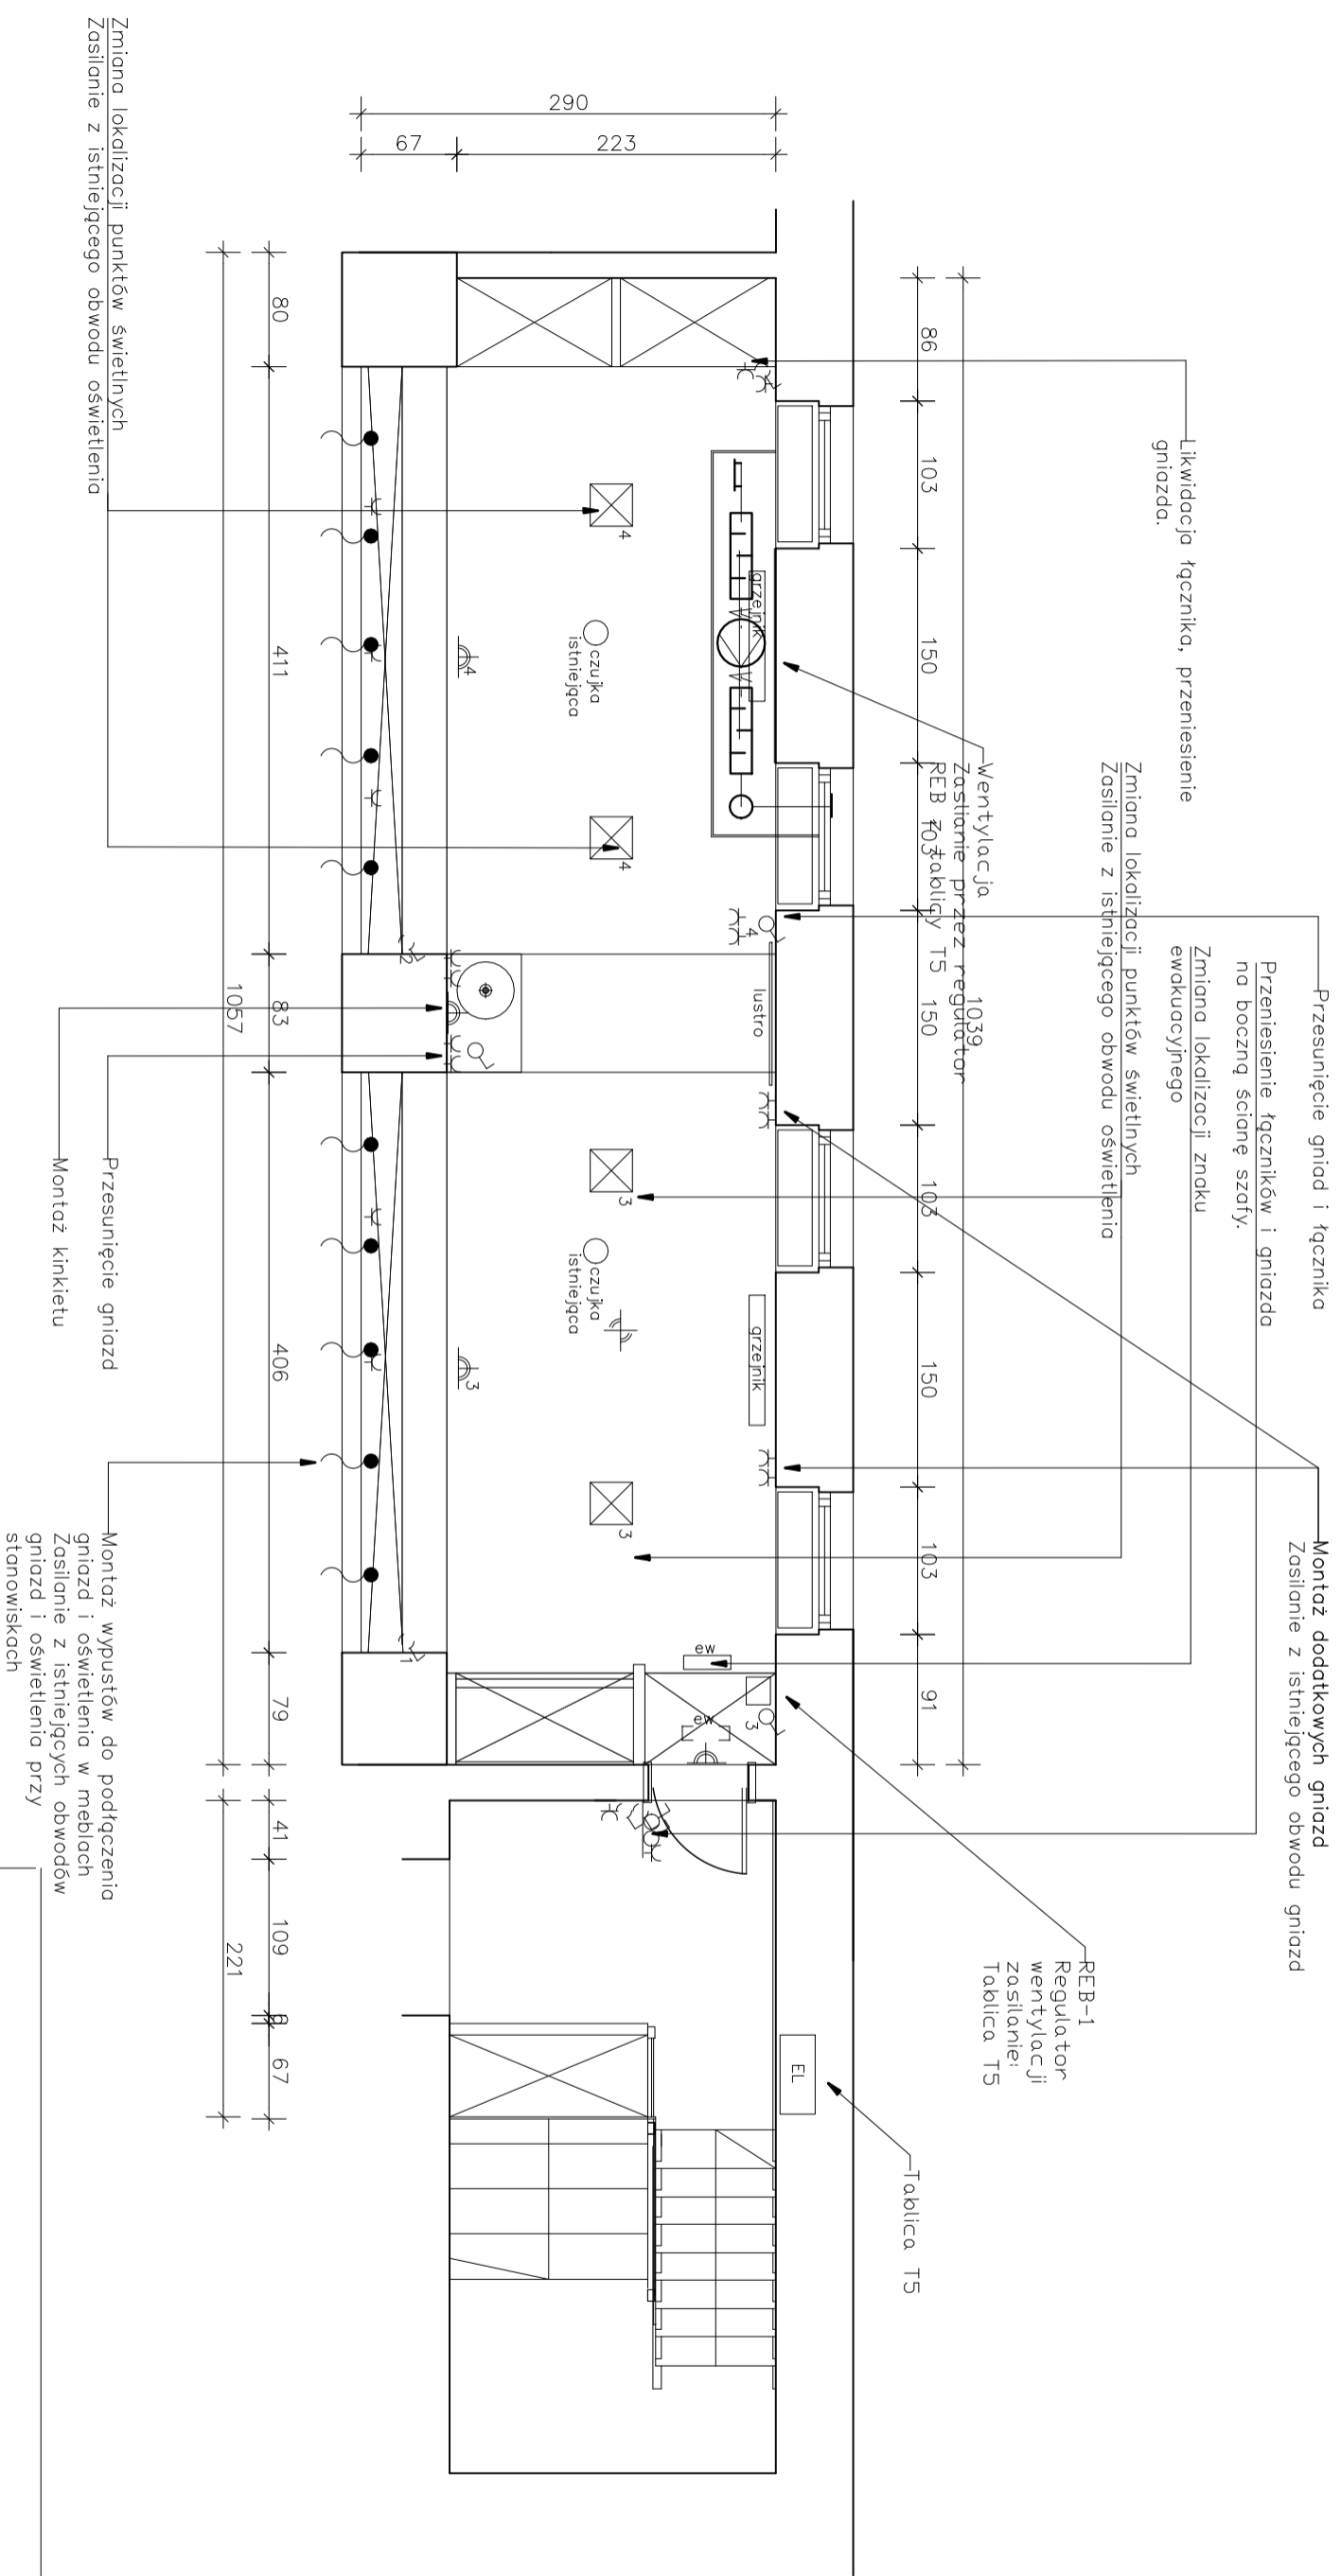

OŚWIETLENIE



Plafon LED Iris 2 f.Faro Barcelona,
29.5x29.5x7.5cm;
źródło: SMD LED 20W 3000K, 1600Lm



Kinkiet ścienny np.metaldowa oprawa
reflektorowa f.SOL SL.091, czarna;
źródło światła: 1xGU10//230V/max 40W

ADRES PROJEKTOWY:
STUDIO PROJEKTOWE TRAMPOLINE
MAGDALENA DZIOBA

OBIEKT:
TEATR MUZYCZNY
TEATR MUZYCZNY

STADIUM:
DOKUMENTACJA PROJEKTOWA

Tytuł rysunku:
GARDEROBASOLISTEK

RZUT OŚWIETLENIA I GNIAZD

PROJEKTANT:
MIRNE MICHAŁ ORSETTI

ADRES:
UL. SEPJA 26,
61-065 POZNAŃ

ADRES INWESTYCJI:
UL. WIEZIOWA 1A 61-894 POZNAŃ

ADRES:
UL. WIEZIOWA 1A 61-894 POZNAŃ

BRANŻA:
INSTALACJE ELEKTRYCZNE

NUMER RYSUNKU:
E1

SCALA:
1:50



DATA:
2018_09_15