



RZUT PIWNIC – WOD-KAN i C.W.

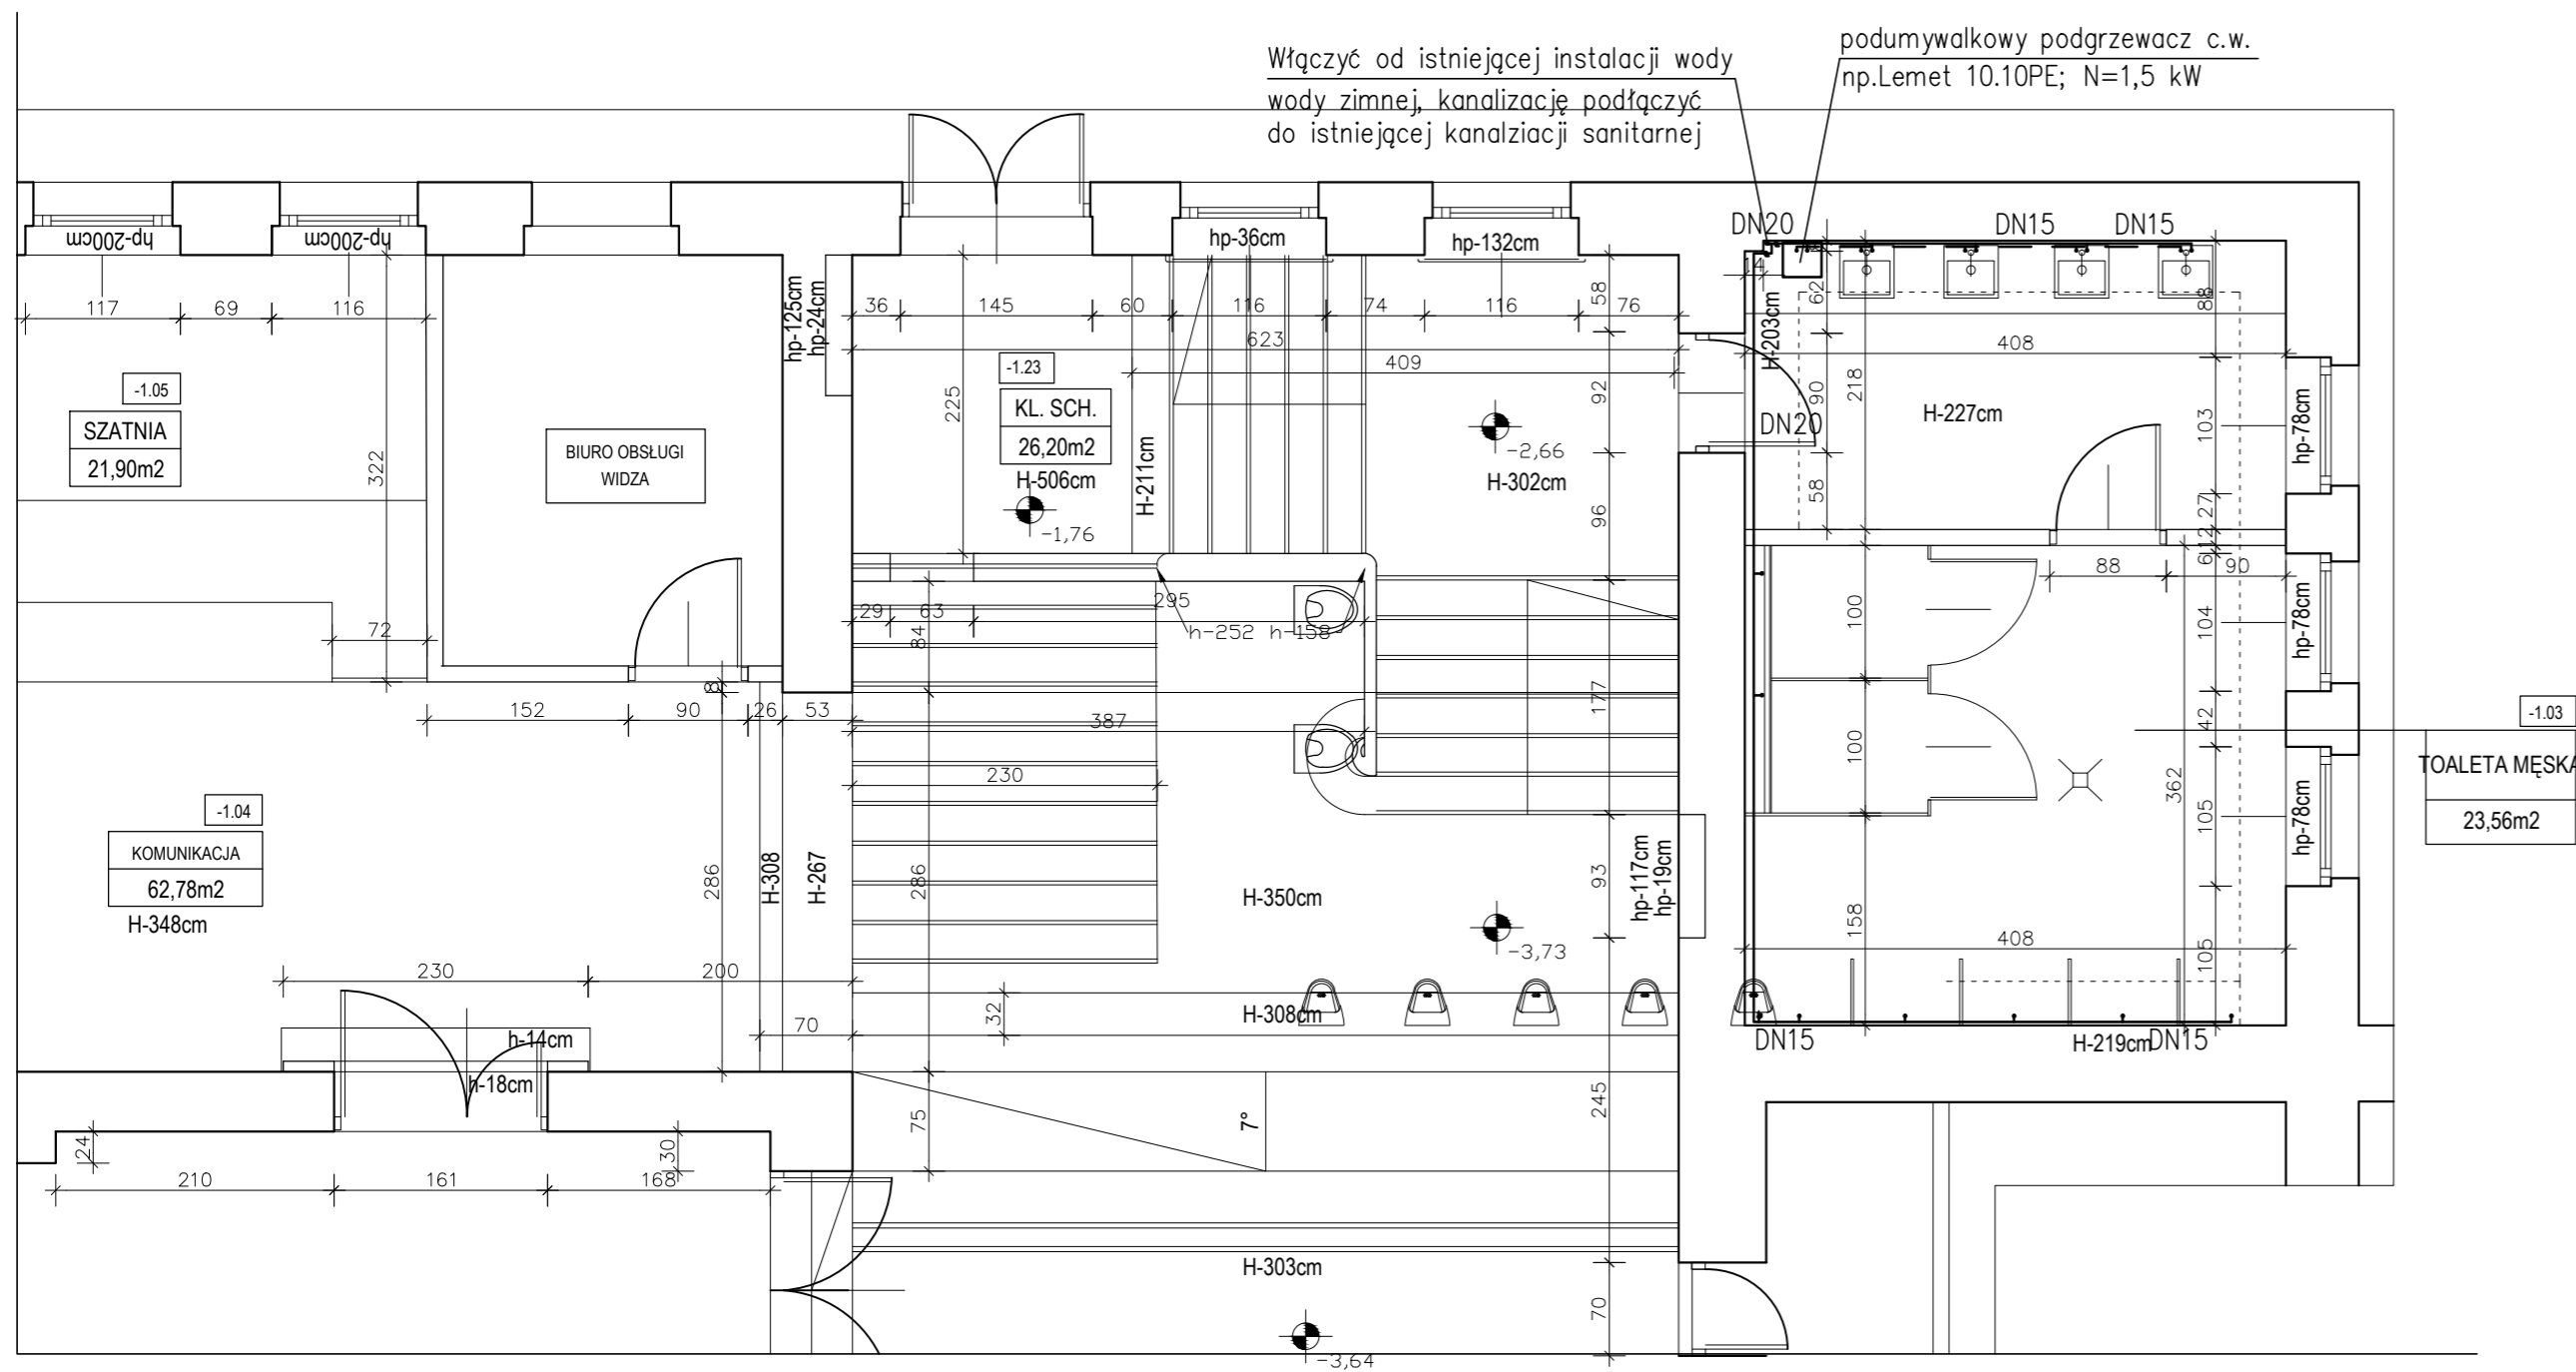

RZUT PARTERU – WOD-KAN i C.W.

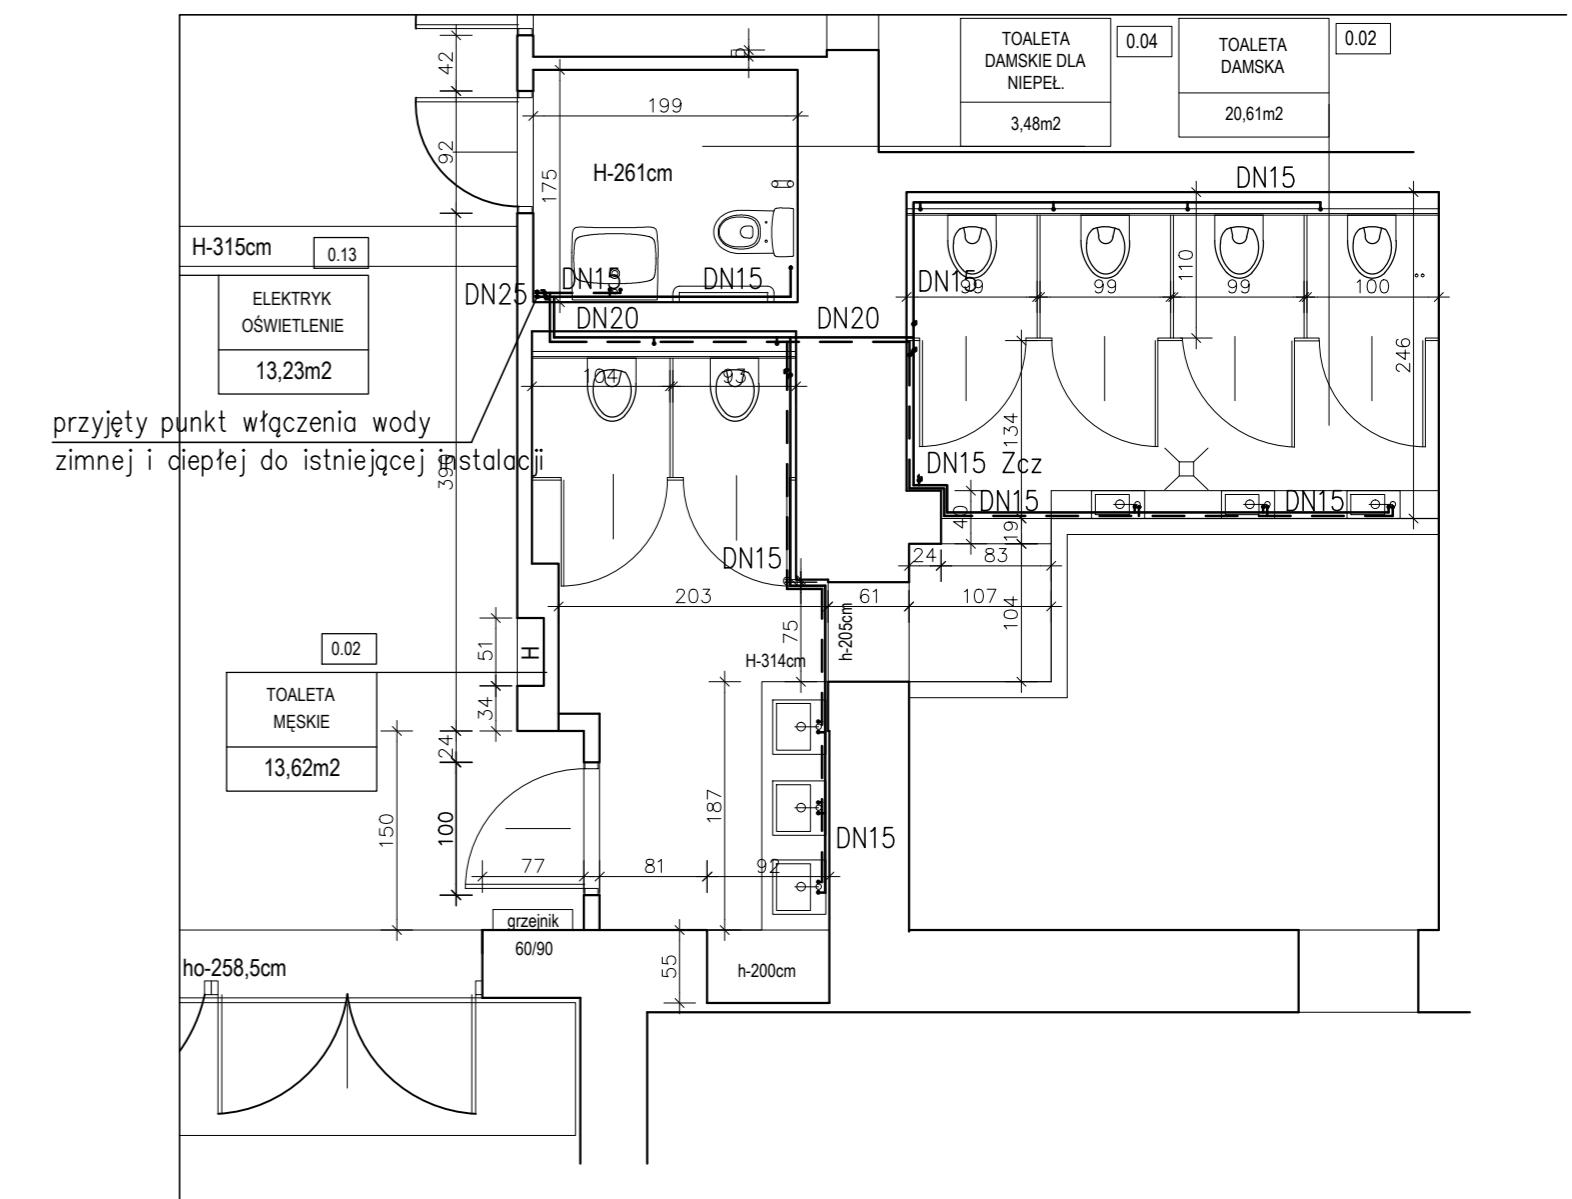

UWAGA: z uwagi na brak możliwości zlokalizowania na etapie projektu punktów włączeń istniejących instalacji wod-kan (brak możliwości rozkucia ścian i płytek) należy w przypadku innej lokalizacji od założonych punktów podłączeń do istniejących instalacji wod -kan zmienić miejsce podłączenia instalacji

JEDYNOŚĆ PROJEKTOWA: STUDIO PROJEKTOWE TRAMPOLINIE MAGDALENA DZIĘBA		ADRES: UL. SEPIA 26, 61-065 POZNAŃ		trampolinie
OBIEKT: TEATR MUZYCZNY		ADRES INWESTYCJI: UL. NIEZŁOMNYCH 1A, 61-894 POZNAŃ		
INWESTOR: TEATR MUZYCZNY		ADRES: UL. NIEZŁOMNYCH 1A, 61-894 POZNAŃ		
STADIUM: DOKUMENTACJA PROJEKTOWA		BRANŻA: Instalacje Sanitarne		
TYTUŁ RYSUNKU: RZUT PARTERU i PIWNIC Wod-Kan, c.w.		NUMER RYSUNKU: IS_3		
PROJEKTANT: INZ. Sławomir Michańków	UPRAWNIENIA PROJEKTOWE: WP-01A/2006/PGB/14/2006	PODPIS:	SKALA: 1:50	
PROJEKTANT: INZ. Rafal Frankowski	UPRAWNIENIA PROJEKTOWE: WP-01A/2006/PGB/14/2006	PODPIS:	DATA: 2017_12_11	