



WENTYLACJA

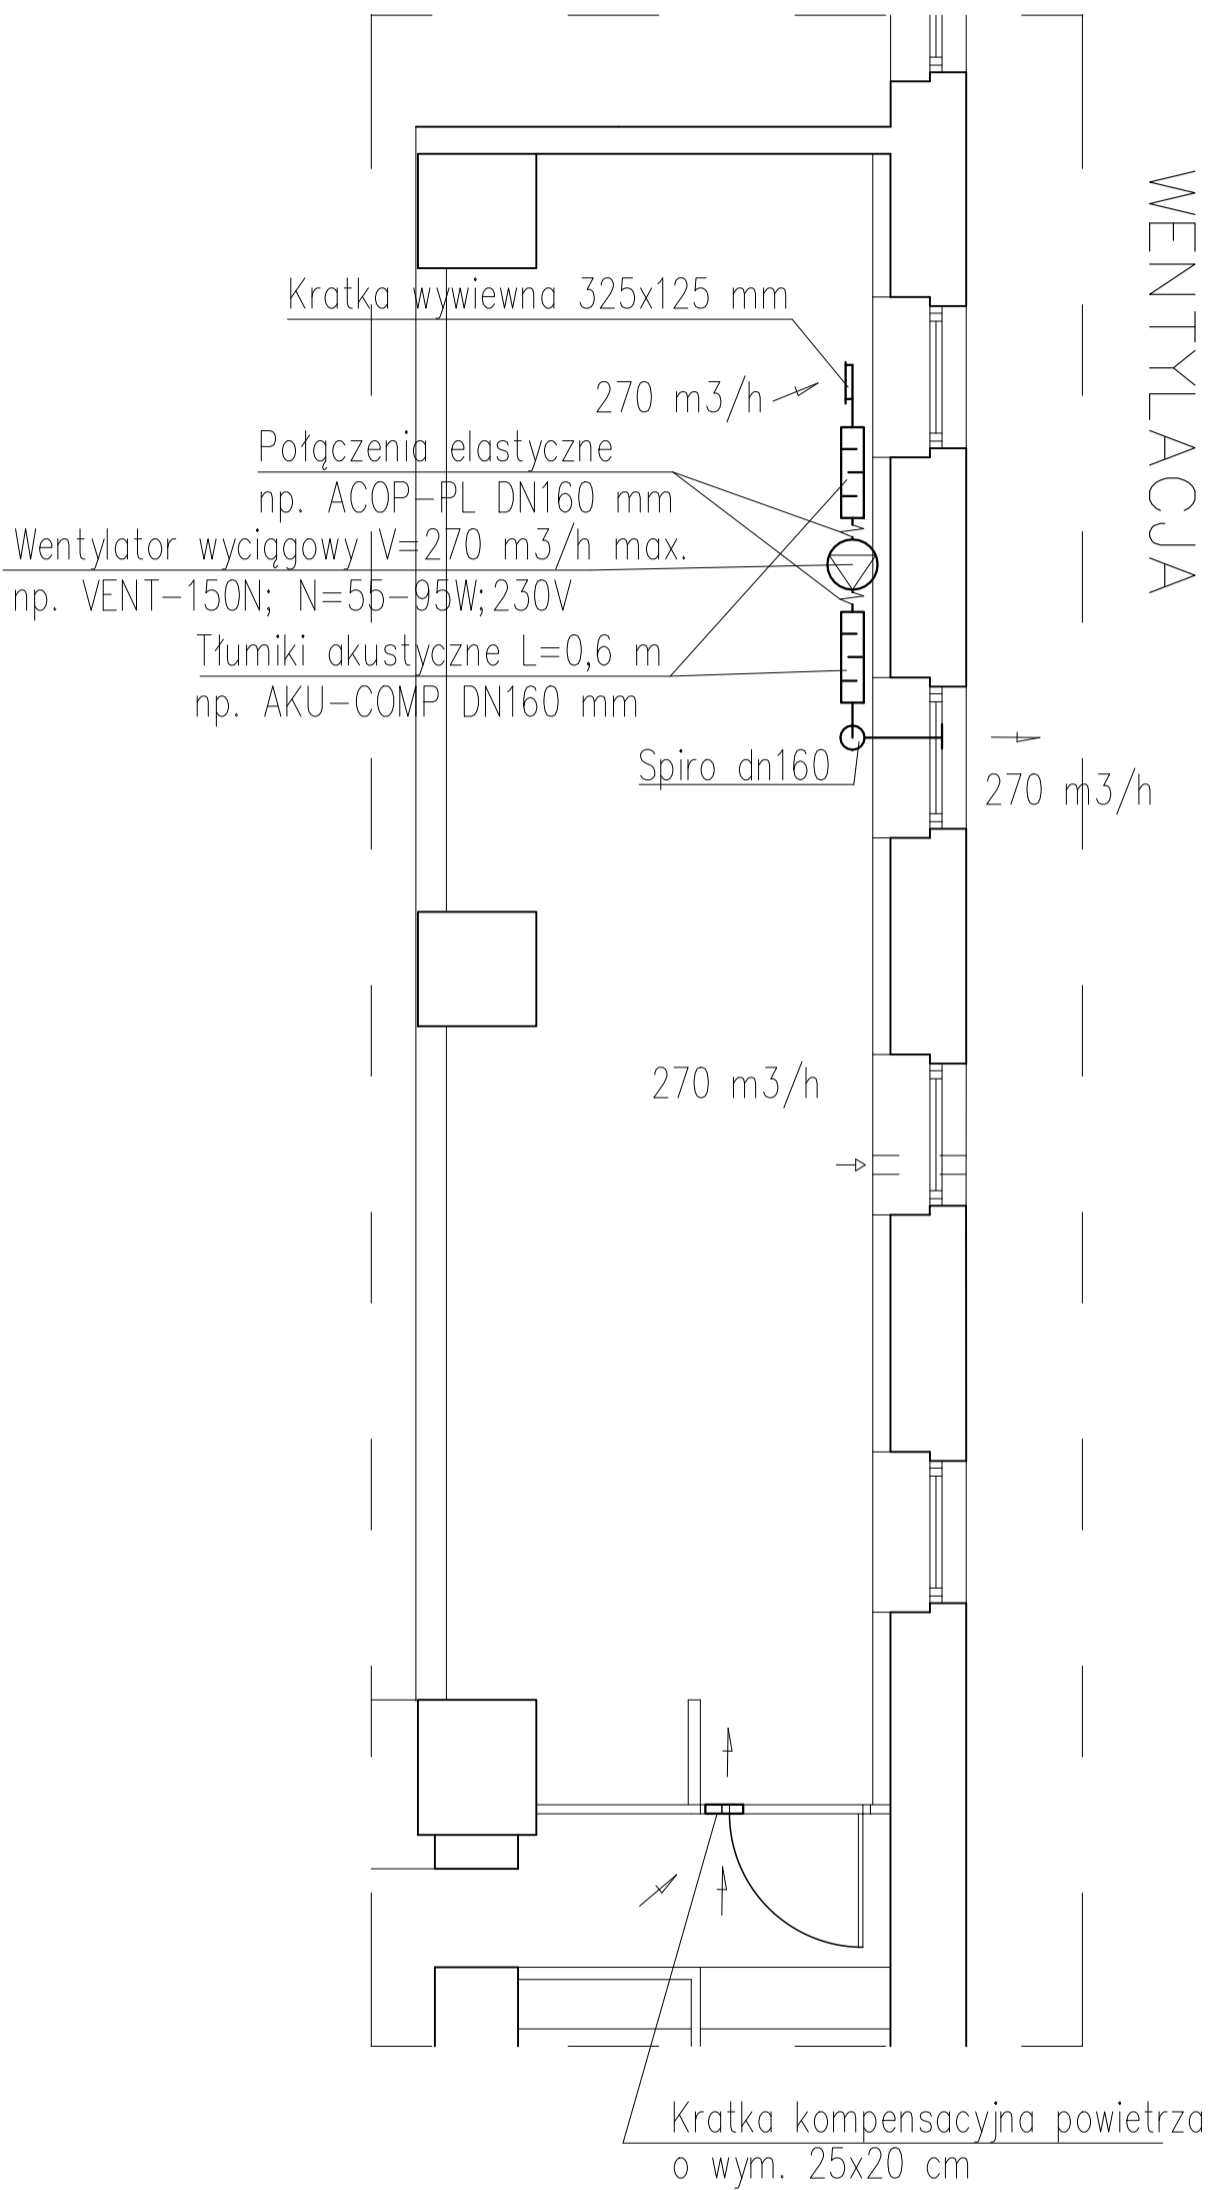

Kratka wywiewna 325x125 mm

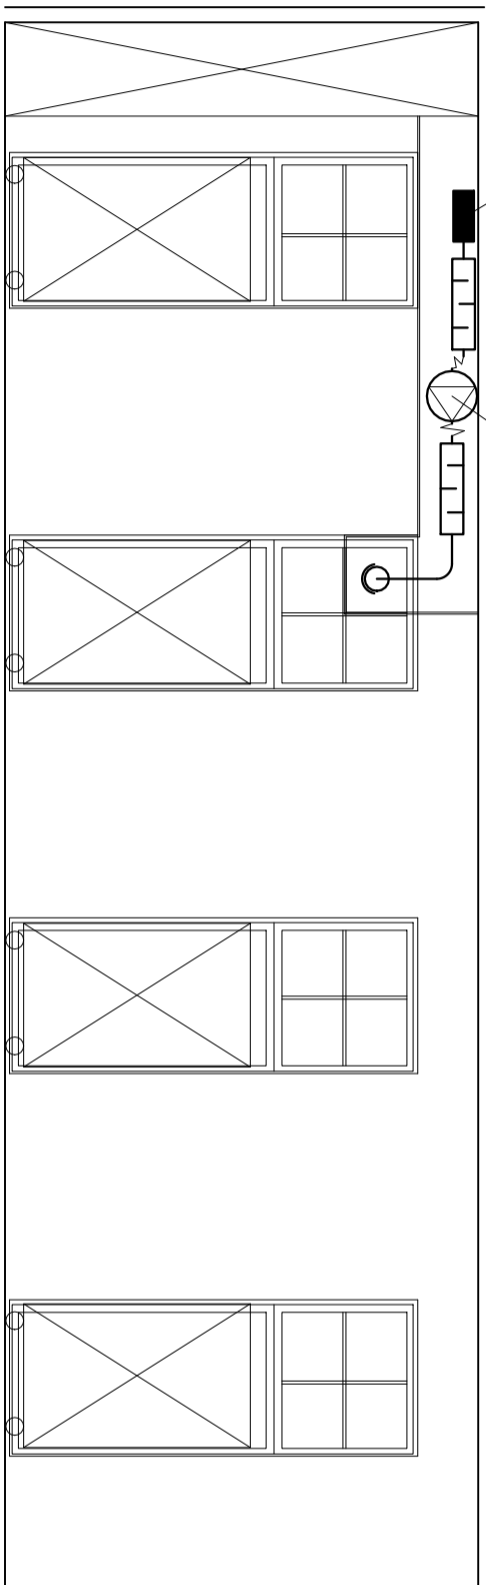

Wentylator wyciągowy V=270 m³/h max.
np. VENT-150N; N=55-95W; 230V

WENTYLACJA PRZEKRÓJ

| | | | |
|---|----------------------------|--|----------------|
| EDYSCJA PROJEKTOWA: STUDIO PROJEKTOWE TRAMPOLINE MAGDALENA DZIOBA | | ADRES: UL. SEPJA 26 61-065 POZNAŃ | |
| OBIEKT: TEATR MUZYCZNY TEATR MUZYCZNY | | ADRES INWESTYCJI: UL. WIEZIOWA 1/A 61-894 POZNAŃ | |
| STADIUM: DOKUMENTACJA PROJEKTOWA | | ADRES: UL. WIEZIOWA 1/A 61-894 POZNAŃ | |
| TYTUŁ PRZEMIANKI: GARDEROBASOLISTEK WENTYLACJA | | BRANŻA: INSTALACJE SANITARNE | |
| PROJEKTANT: SŁAWOMIR MICHANIKÓW | UPIĘKNIWIENIE: 19/29/24 | FOPRS: FOPRS | SKALA: 1:50 |
| LICENCJA PROJEKTOWA 19/29/24 | | DATA: 2018_09_15 | |



1/51